


MAPA DO CELÓW PROJEKTOWYCH
arkusz 1 z 3

Oznaczenie kancelaryjne zgłoszenia pracy geodezyjnej		GK.6640.1.1487.2017
Nazwa miejscowości		Turawa
Jednostka ewidencyjna	identyfikator	160913_2
	nazwa	Turawa
Obręb ewidencyjny	identyfikator	0138
	nazwa	Turawa
Obiekt	karta mapy	7
	numery działek	2/5, 41/5
Skala mapy		1:500
Nazwa układu współrzędnych	prostokątnych płaskich	2000/6
	układu wysokości	Kronsztad86
Godło mapy zasadniczej		układ 2000
Oznaczenie granic obszaru, który jest przedmiotem aktualizacji		6140.22124.1 6140.22122.1
Informacje o służebnościach gruntowych mających wpływ na zagospodarowanie gruntów, zlokalizowanych w granicy projektowanej inwestycji		Działki ewidencyjne 2/5 i 41/5 nie są obciążone służebnościami gruntowymi w granicach opracowania
Data opracowania mapy		11.08.2017 r.
Wykonawca	3dGeoScan Mateusz Baran	Elektronicznie podpisany przez Mateusz Baran
Geodeta uprawniony nr zaśw. 5174	mgr inż. Andrzej Baran	Elektronicznie podpisany przez ANDRZEJ BARAN

PROJEKT ZAGOSPODAROWANIA TERENU

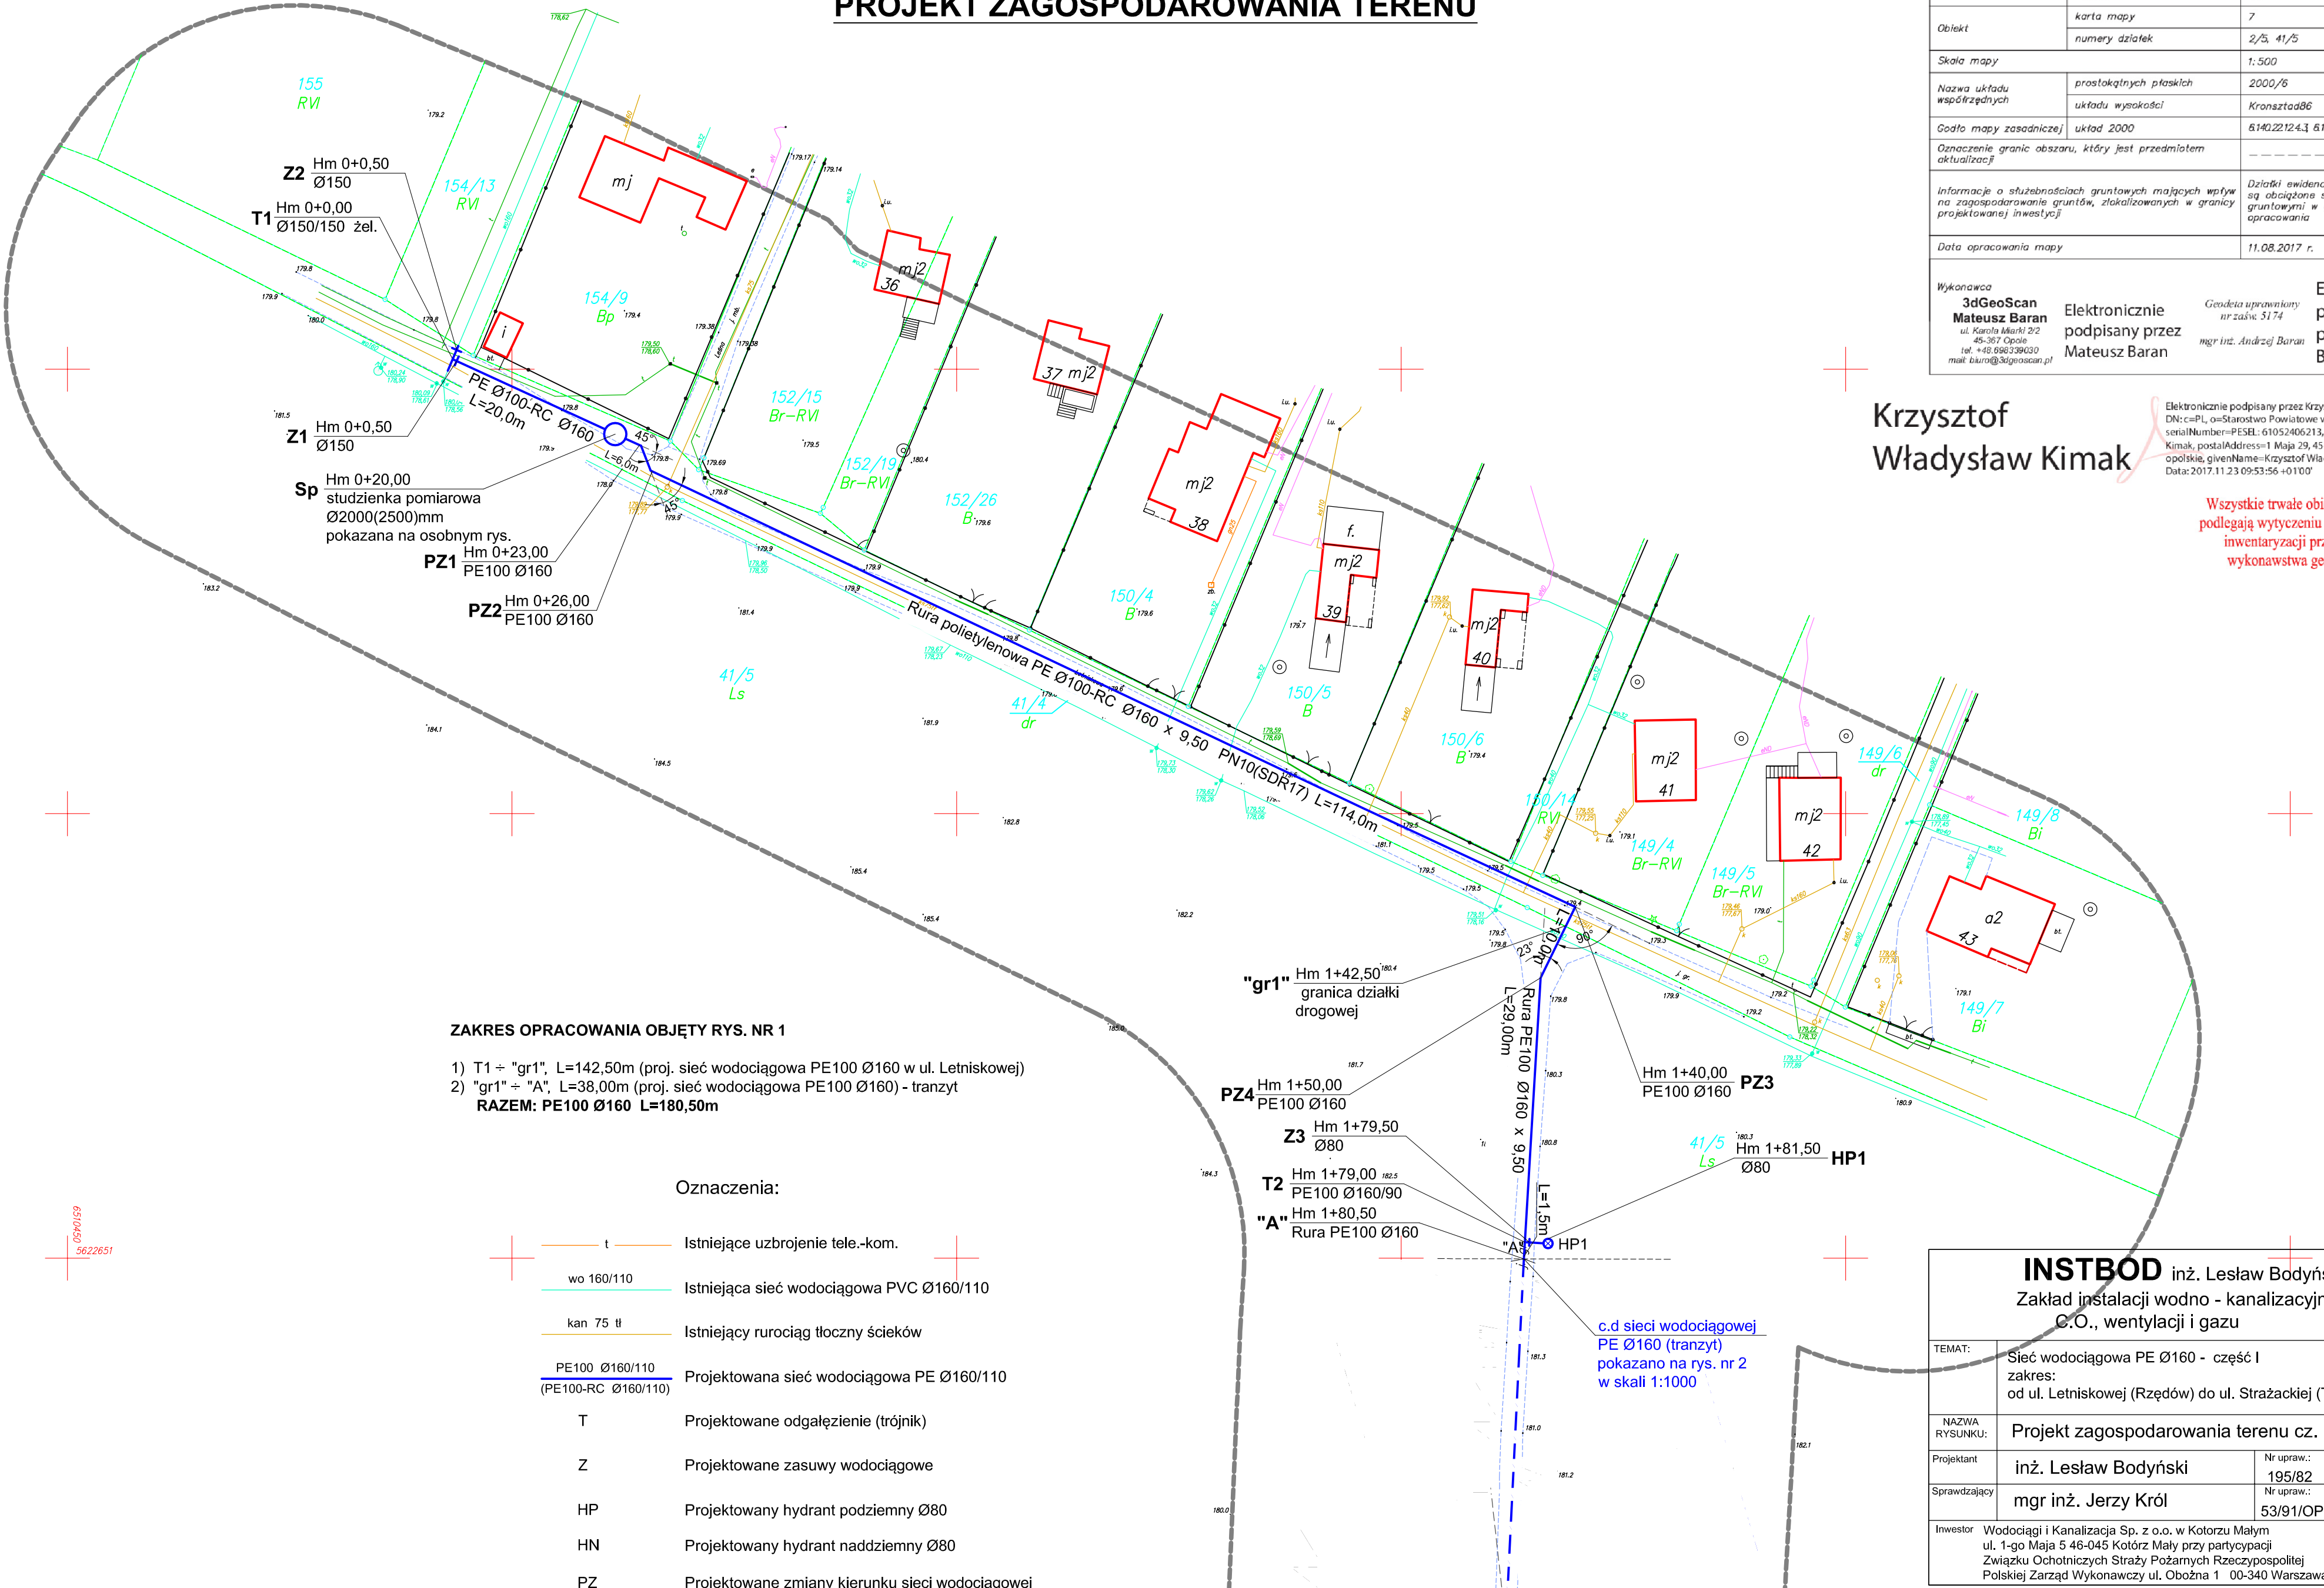

ZAKRES OPRACOWANIA OBJĘTY RYS. NR 1

- T1 ÷ "gr1", L=142,50m (proj. sieć wodociągowa PE100 Ø160 w ul. Letniskowej)
- "gr1" ÷ "A", L=38,00m (proj. sieć wodociągowa PE100 Ø160) - tranzyt

RAZEM: PE100 Ø160 L=180,50m

- Oznaczenia:
- t Istniejące uzbrojenie tele.-kom.
 - wo 160/110 Istniejąca sieć wodociągowa PVC Ø160/110
 - kan 75 tl Istniejący rurociąg tłoczny ścieków
 - PE100 Ø160/110 (PE100-RC Ø160/110) Projektowana sieć wodociągowa PE Ø160/110
 - T Projektowane odgaślenie (trójnik)
 - Z Projektowane zasowy wodociągowe
 - HP Projektowany hydrant podziemny Ø80
 - HN Projektowany hydrant naddziemny Ø80
 - PZ Projektowane zmiany kierunku sieci wodociągowej

Krzysztof Władysław Kimak

Elektronicznie podpisany przez Krzysztof Władysław Kimak
DN: c=PL, o=Stowarzyszenie Powiatowe w Opolu, serialNumber=PESEL:61052406213, cn=Krzysztof Władysław Kimak, postalAddress=1 Maja 29, 45-068 Opole, Polska, opolskie, givenName=Krzysztof Władysław, sn=Kimak
Data: 2017.11.23 09:53:56 +0100'

Wszytkie trwałe obiekty budowlane podlegają wytyczeniu oraz geodezyjnej inwentaryzacji przez jednostki wykonawstwa geodezyjnego.

INSTBOD inż. Lesław Bodyński Zakład instalacji wodno - kanalizacyjnych, C.O., wentylacji i gazu			
TEMAT:	Sieć wodociągowa PE Ø160 - część I zakres: od ul. Letniskowej (Rzędów) do ul. Strażackiej (Turawa)		STADIUM: PB/PW
NAZWA RYSUNKU:	Projekt zagospodarowania terenu cz. I		BRANŻA: Sanitarna
Projektant	inż. Lesław Bodyński	Nr upraw.: 195/82	Podpis: Data: 12/2017
Sprawdzający	mgr inż. Jerzy Król	Nr upraw.: 53/91/OP	Podpis:
Investor	Wodociągi i Kanalizacja Sp. z o.o. w Kotorzu Małym ul. 1-go Maja 5 46-045 Kotórz Mały przy partycypacji Związku Ochotniczych Straży Pożarnych Rzeczypospolitej Polskiej Zarząd Wykonawczy ul. Obózna 1 00-340 Warszawa		SKALA: 1:500
			NR: 1