


PROJEKT ZAGOSPODAROWANIA TERENU

Wszystkie trwałe obiekty budowlane podlegają wytyczeniu oraz geodezyjnej inwentaryzacji przez jednostki wykonawstwa geodezyjnego.

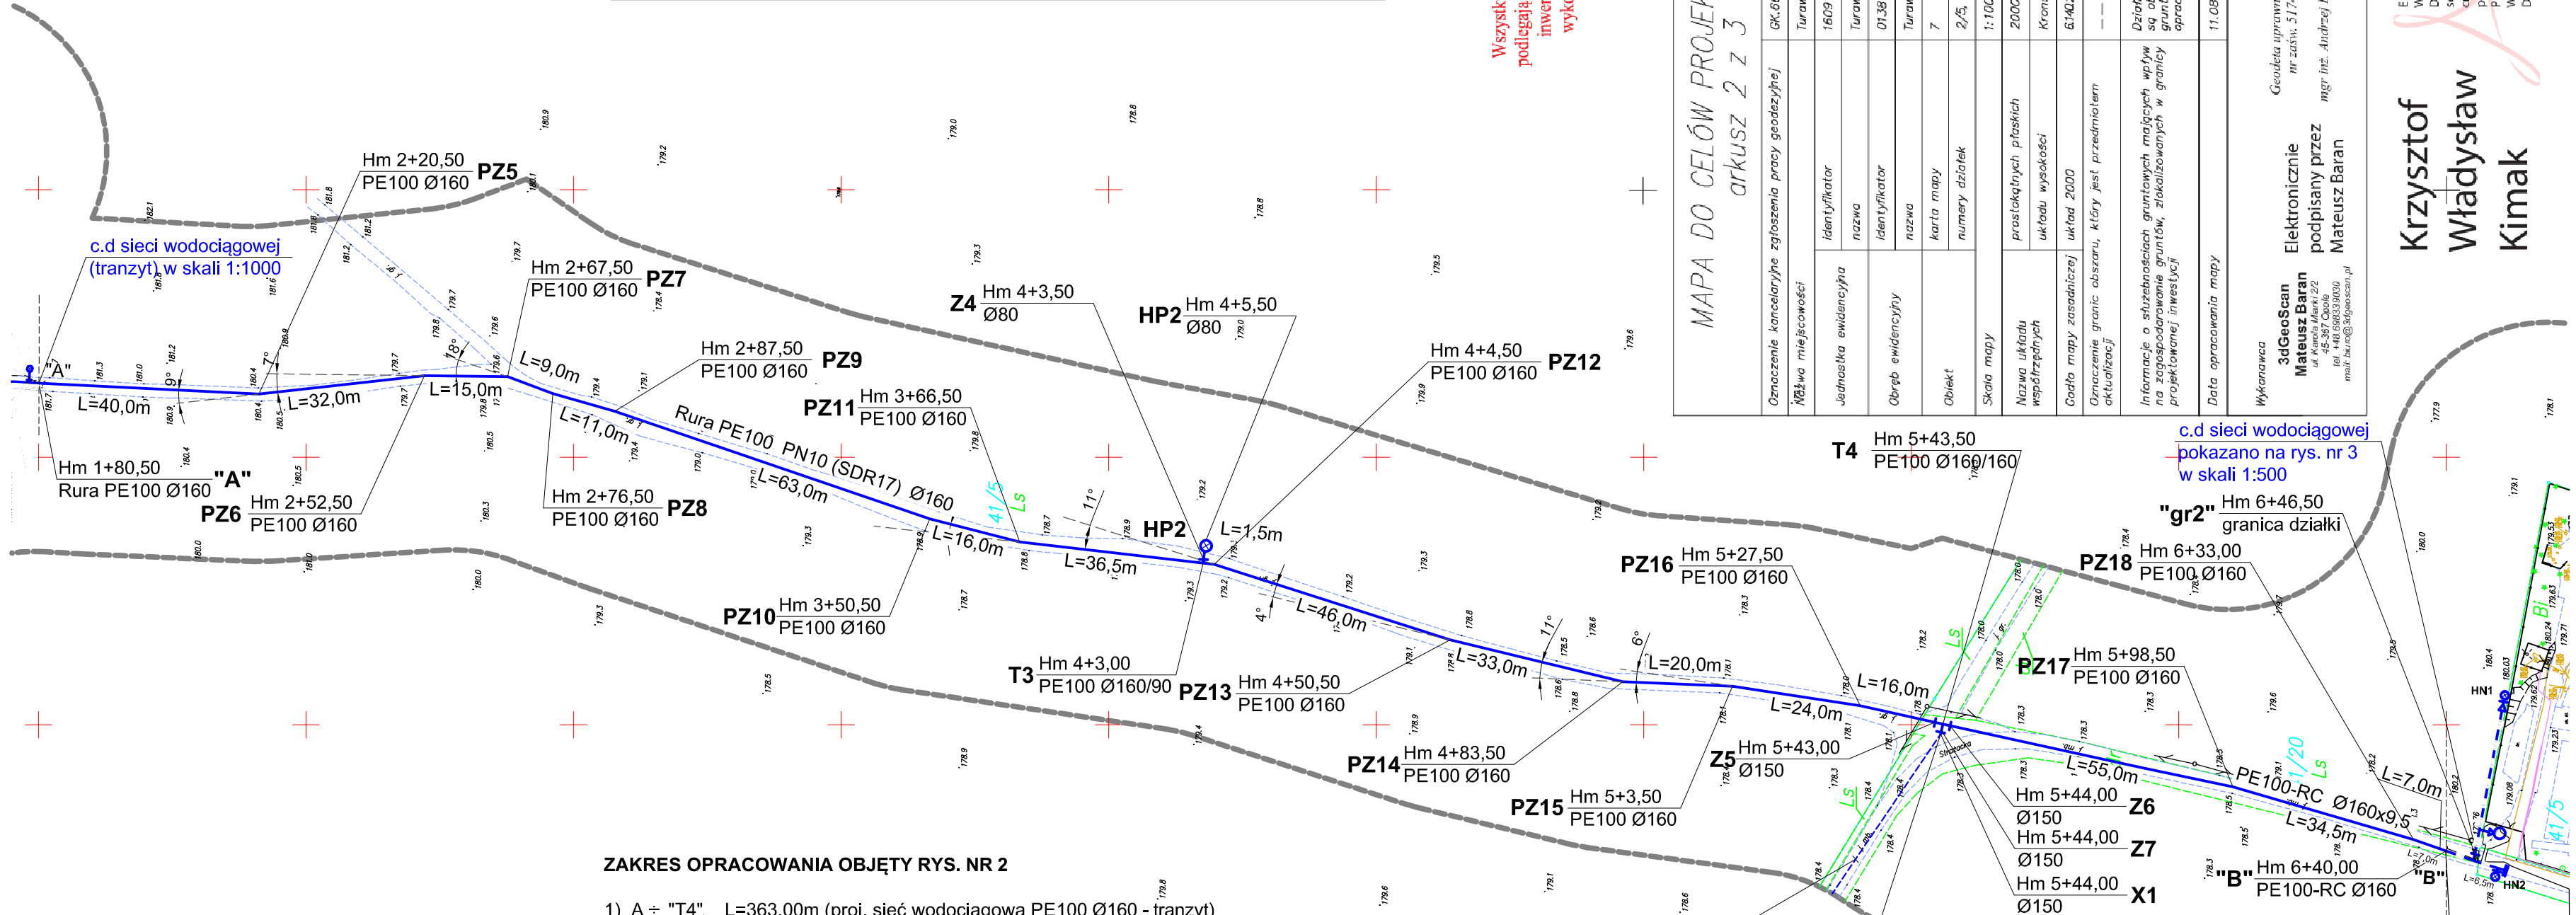

ZAKRES OPRACOWANIA OBJĘTY RYS. NR 2

- 1) A ÷ "T4", L=363,00m (proj. sieć wodociągowa PE100 Ø160 - tranzyt)
 - 2) "T4" ÷ "B", L=96,50m (proj. sieć wodociągowa PE100 Ø160) - w ul. Strażackiej
- RAZEM: PE100 Ø160 L=459,5m**

Planowana przyszłościowa sieć wodociągowa w ramach odrębnego opracowania

"X1" Zaślepienie sieci do czasu dalszej rozbudowy Ø150

| | |
|--|---------------------------|
| MAPA DO CELÓW PROJEKTOWYCH arkusz 2 z 3 | |
| Oznaczenie kancelaryjne zgłoszenia pracy geodezyjnej | GK.6640.1.1487.2017 |
| Miejsce wykonania | Turawa |
| Jednostka ewidencyjna | 160913_2 |
| Obrys ewidencyjny | Turawa |
| Obiekt | 0138 |
| Skala mapy | Turawa |
| Nazwa układu współrzędnych | 7 |
| Data mapy zasadniczej | 2/5, 41/5 |
| Oznaczenie granic obszaru, który jest przedmiotem aktualizacji | 1:1000 |
| Informacje o służebnościach gruntowych mających wpływ na zagospodarowanie gruntów, zrealizowanych w granicy projektowanej inwestycji | 2000/6 |
| Data opracowania mapy | Kronstadt66 |
| Wykonawca | 614022124.3, 614022172.1 |
| 3dGeoScan | |
| Mateusz Baran | |
| ul. 45.887 Opole 2/2 | |
| tel. 446.698539030 | |
| mail: burc@3dgeoScan.pl | |
| Elektronicznie podpisany przez | Mateusz Baran |
| Geodeta uprawniony nr zasw. 5174 | |
| mgr inż. Andrzej Baran | |
| Elektronicznie podpisany przez | ANDRZEJ BARAN |
| Geodeta uprawniony nr zasw. 5174 | |
| mgr inż. Andrzej Baran | |
| Elektronicznie podpisany przez | Krzysztof Władysław Kimak |
| Geodeta uprawniony nr zasw. 5174 | |
| mgr inż. Andrzej Baran | |

c.d. sieci wodociągowej pokazano na rys. nr 3 w skali 1:500

INSTBOD inż. Lesław Bodyński
Zakład instalacji wodno - kanalizacyjnych,
C.O., wentylacji i gazu

| | | | |
|----------------|---|------------------------|----------------------|
| TEMAT: | Sieć wodociągowa PE Ø160 - część II zakres: od ul. Letniskowej (Rzędów) do ul. Strażackiej (Turawa) | | STADIUM: PB/PW |
| NAZWA RYSUNKU: | Projekt zagospodarowania terenu cz. II | | BRANŻA: Sanitarna |
| Projektant | inż. Lesław Bodyński | Nr upraw.: 195/82 | Data: 12/2017 |
| Sprawdzający | mgr inż. Jerzy Król | Nr upraw.: 53/91/OP | |
| Inwestor | Wodociągi i Kanalizacja Sp. z o.o. w Kotorzu Małym ul. 1-go Maja 5 46-045 Kotorz Mały przy partycypacji Związku Ochotniczych Straży Pożarnych Rzeczypospolitej Polskiej Zarząd Wykonawczy ul. Oboźna 1 00-340 Warszawa | | SKALA: 1:500 |
| | | | NR: 2 |

Uwaga:
Ozaczenia podano na rys. nr 1

Krzysztof
Władysław
Kimak

Elektronicznie podpisany przez Krzysztof Władysław Kimak
DNK = PL, o-Starostwo Powiatowe w Opolu,
serialNumber=PESEL:61052406213,
cn=Krzysztof Władysław Kimak,
postalAddress= 1 Maja 29, 45-068 Opole,
Polska, opolskie, givenName=Krzysztof Władysław, sn=Kimak
Data: 2017.11.23 09:58:31 +0100